


budynek D

budynek C

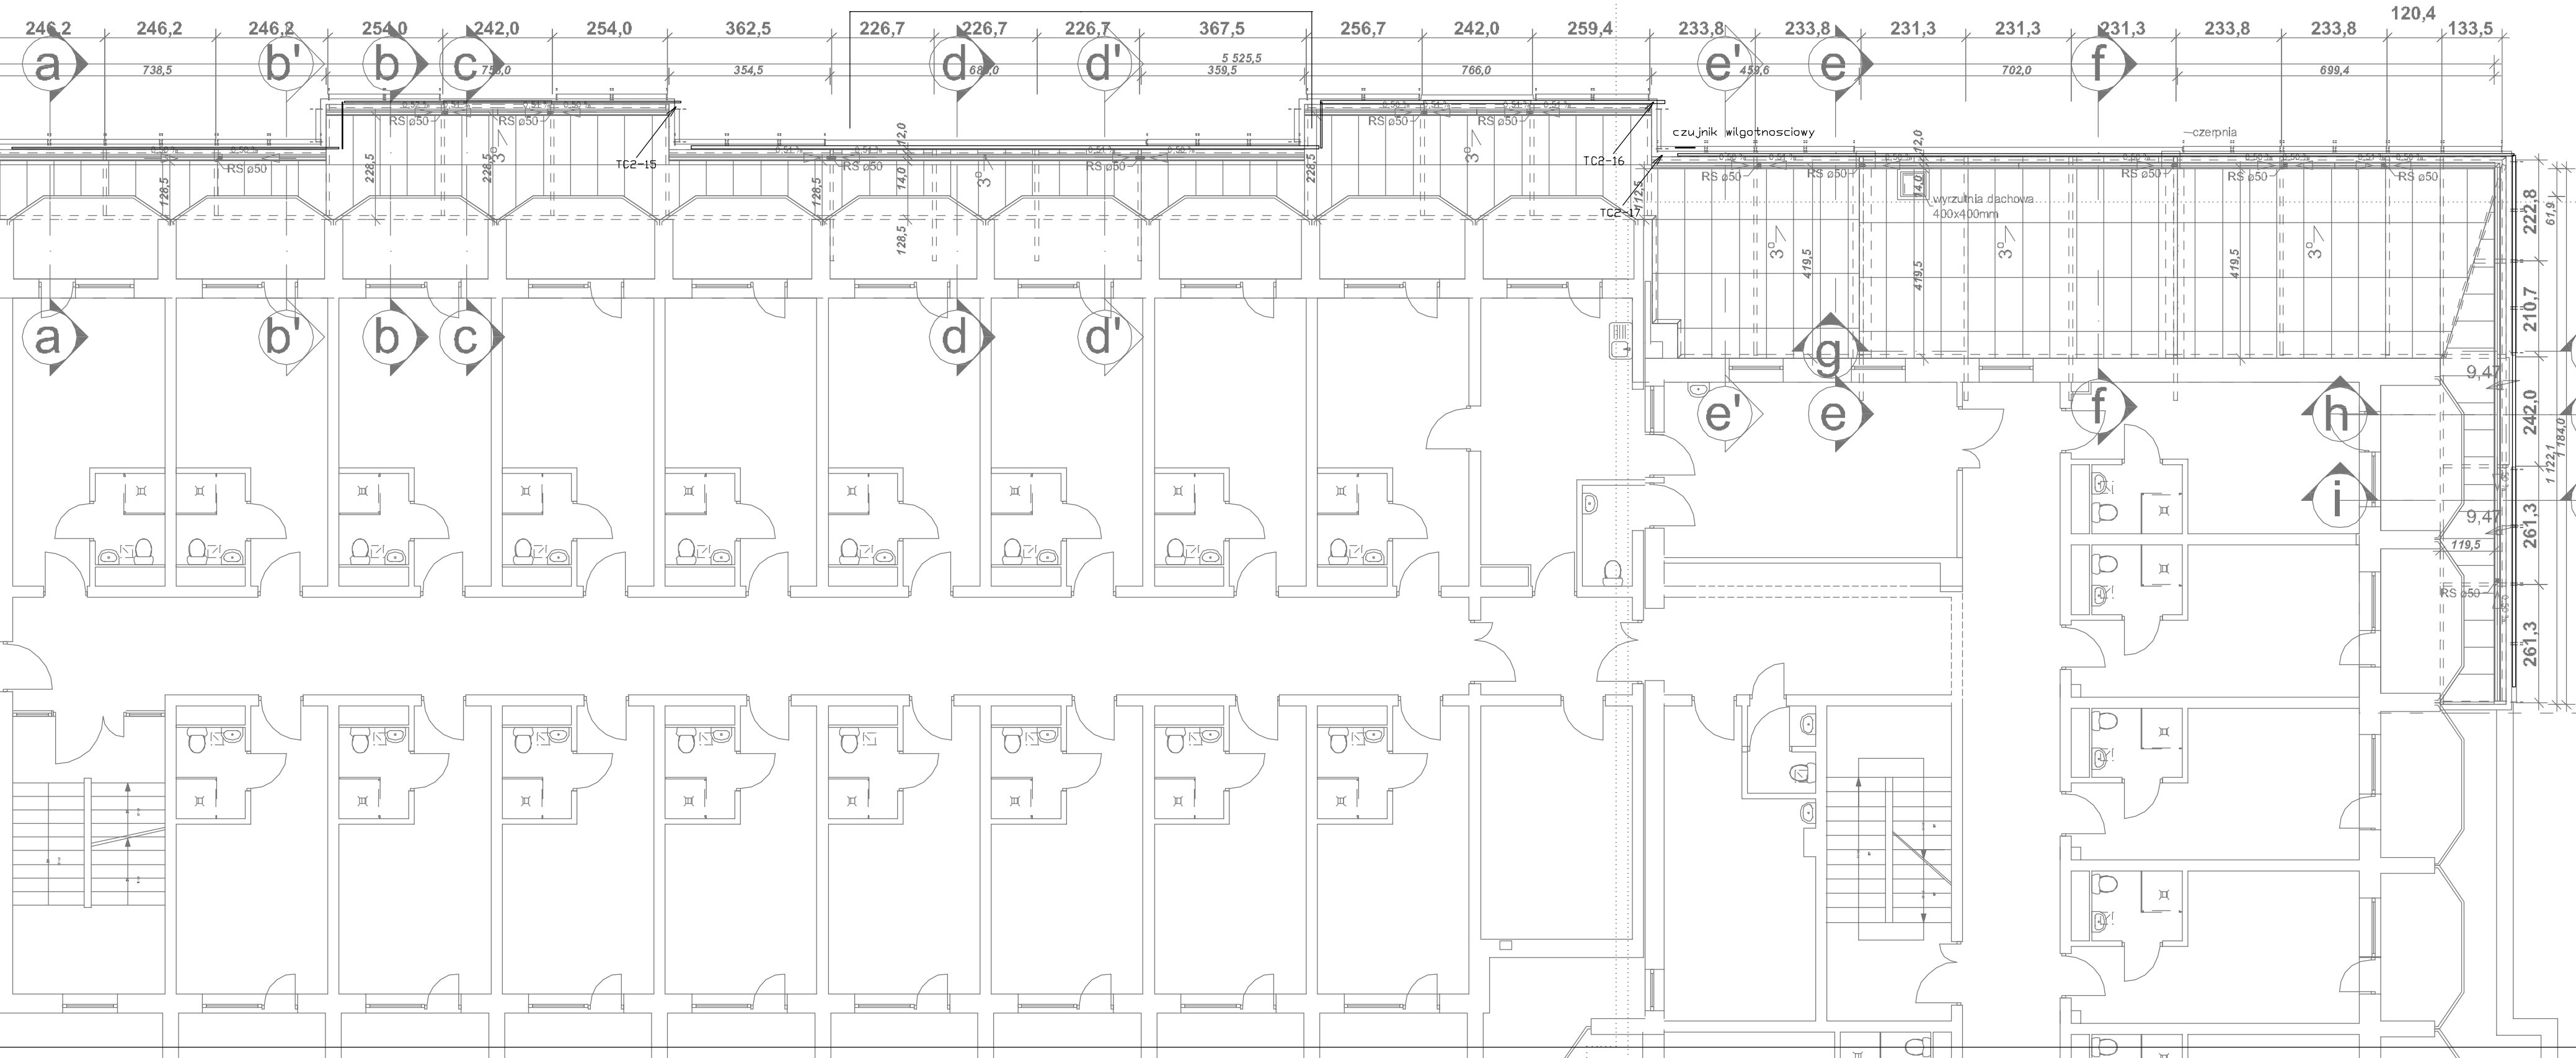


LEGENDA:

- ISTNEJĄCE ŚCIANY BUDYNKU
- OBRYŚ MURKU TARASU
- ELEMENTY RAMY STALOWEJ

UWAGI

1. Ogrzewanie rynien przewodami grzewczymi DTIP-18 DEV1

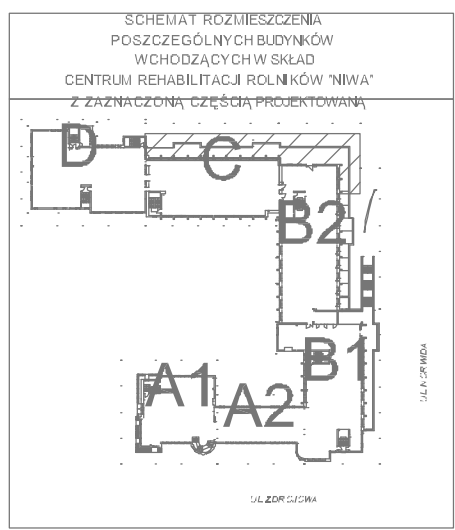

OBRYS ZAKRESU OPRACOWANIA

RZUT DACHU 1:100

Tytuł: PLAN INSTALACJI ELEKTRYCZNEJ GRZEWOCZEJ RZUT DACHU		Skala: 1:100	
Stan: PROJEKT BUDOWLANY		Eranżacja: E	
Temat: ZABUDOWA TARASU CENTRUM REHABILITACJI ROLNIKÓW "NIWA" w Kolobrzegu, ul. Zdrowia/Nowida FUNDUSZ SKŁADKOWY		Data: 04.2010	
Inwestor: UBEZPIECZENIA SPOŁECZNEGO ROLNIKÓW 00-515 Warszawa, ul. Żurawia 32/34		N° projektu: E3	
Projektant: mgr inż. Zbigniew Rzewuski	Eranżacja: E	N° uprawnień: 37/Sz/74	Podpis:
PRACOWNIA PROJEKTOWO-BUDOWLANA "A-PLUS" ul. GRANITOWA 5/5, 72-606 SZCZECIN-MERZYN tel./fax.: 0-91-4869286, e-mail: pracownia@aplus.szczecin.pl			

