


budynek D

budynek C

UWAGA:

PROJEKT INSTALACYJNY ROPATRYWAC WRAZ Z PROJEKTEM ARCHYTEKTONICZNYM

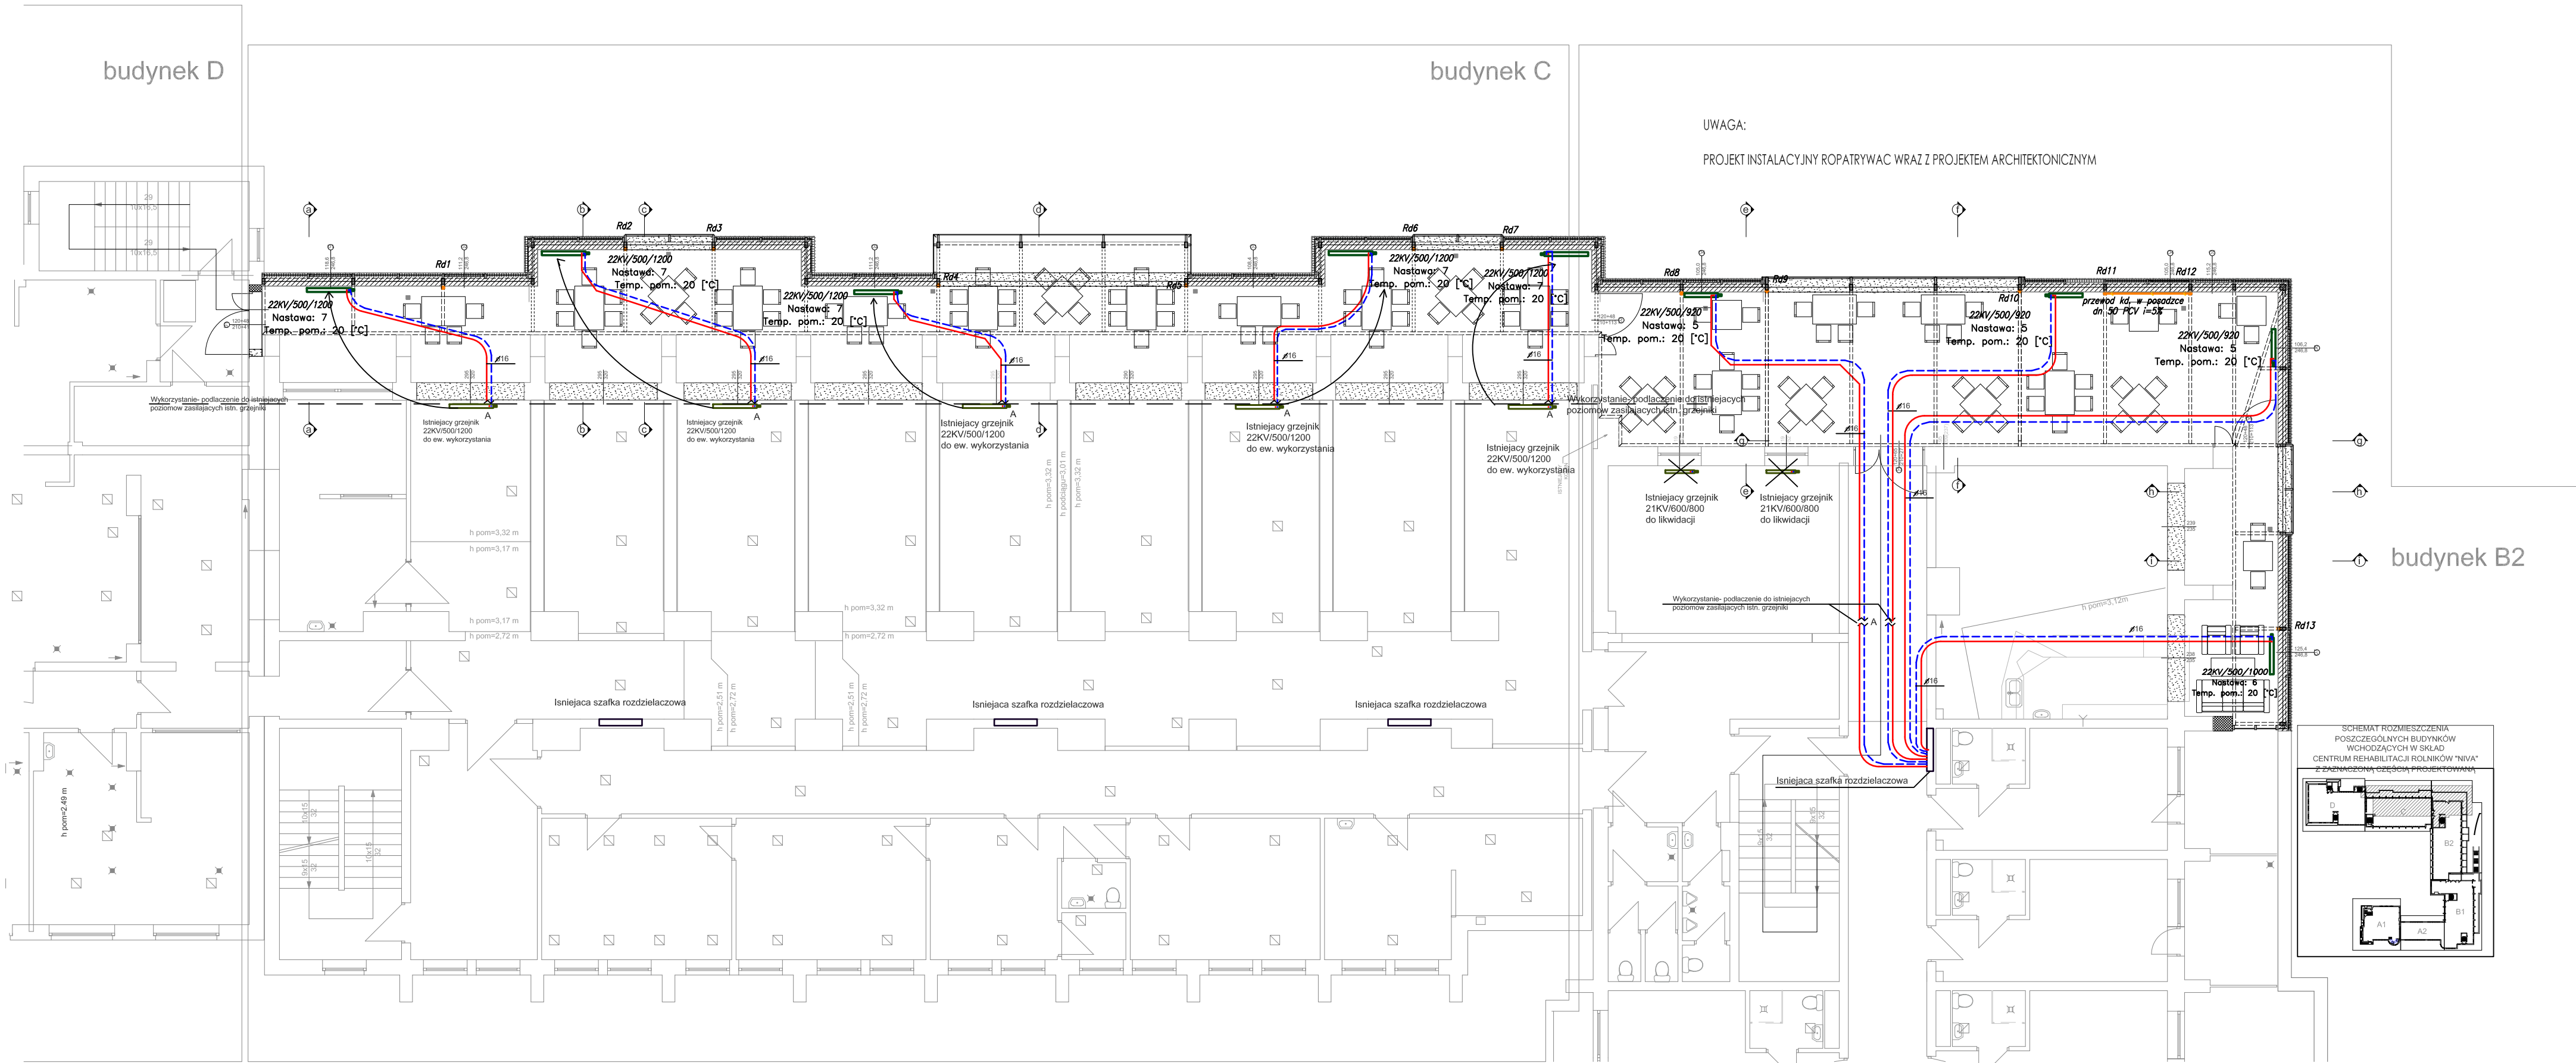

budynek B2



- LEGENDA:
- Przewód rury spustowej kanalizacji deszczowej - pion
 - Przewód zasilający c.o. (PEX)
 - - - Przewód powrotny c.o. (PEX)
 - Przewód kd. pod posadzką
- A- podłączenie do ist. poziomu zlokalizowanego w posadzce - zasilanego z istn. szafek rozdzielaczy
- ← wskazanie nowej lokalizacji grzejnika

		FIRMA PROJEKTOWO-WYKONAWCZA "ESTI-TECH" SZYLA-LUCKA PAULINA ul.Łopuskiego 23 pok.307, 78-100 Kolobrzeg www.esti-tech.pl, biuro@esti-tech.pl, tel.663 94 66 43 / 604 799 578	
Stadium	PB	Branża	Sanitarna
Obiekt	CENTRUM REHABILITACJI ROLNIKÓW "NIWA" Kolobrzeg, ul.Zdrojowa/Norwida		Data KWIECIEŃ2010
Treść	ZABUDOWA TARASU		Skala 1:100
Opracowania	RZUT PARTERU- INSTALACJA KAN. DESZCZOWEJ, INSTALACJA CO.		Nr rys. 2
Projekt.			
Opracował	Inz. Paulina Szyla-Lucka		
Sprawił			