


budynek D

budynek C

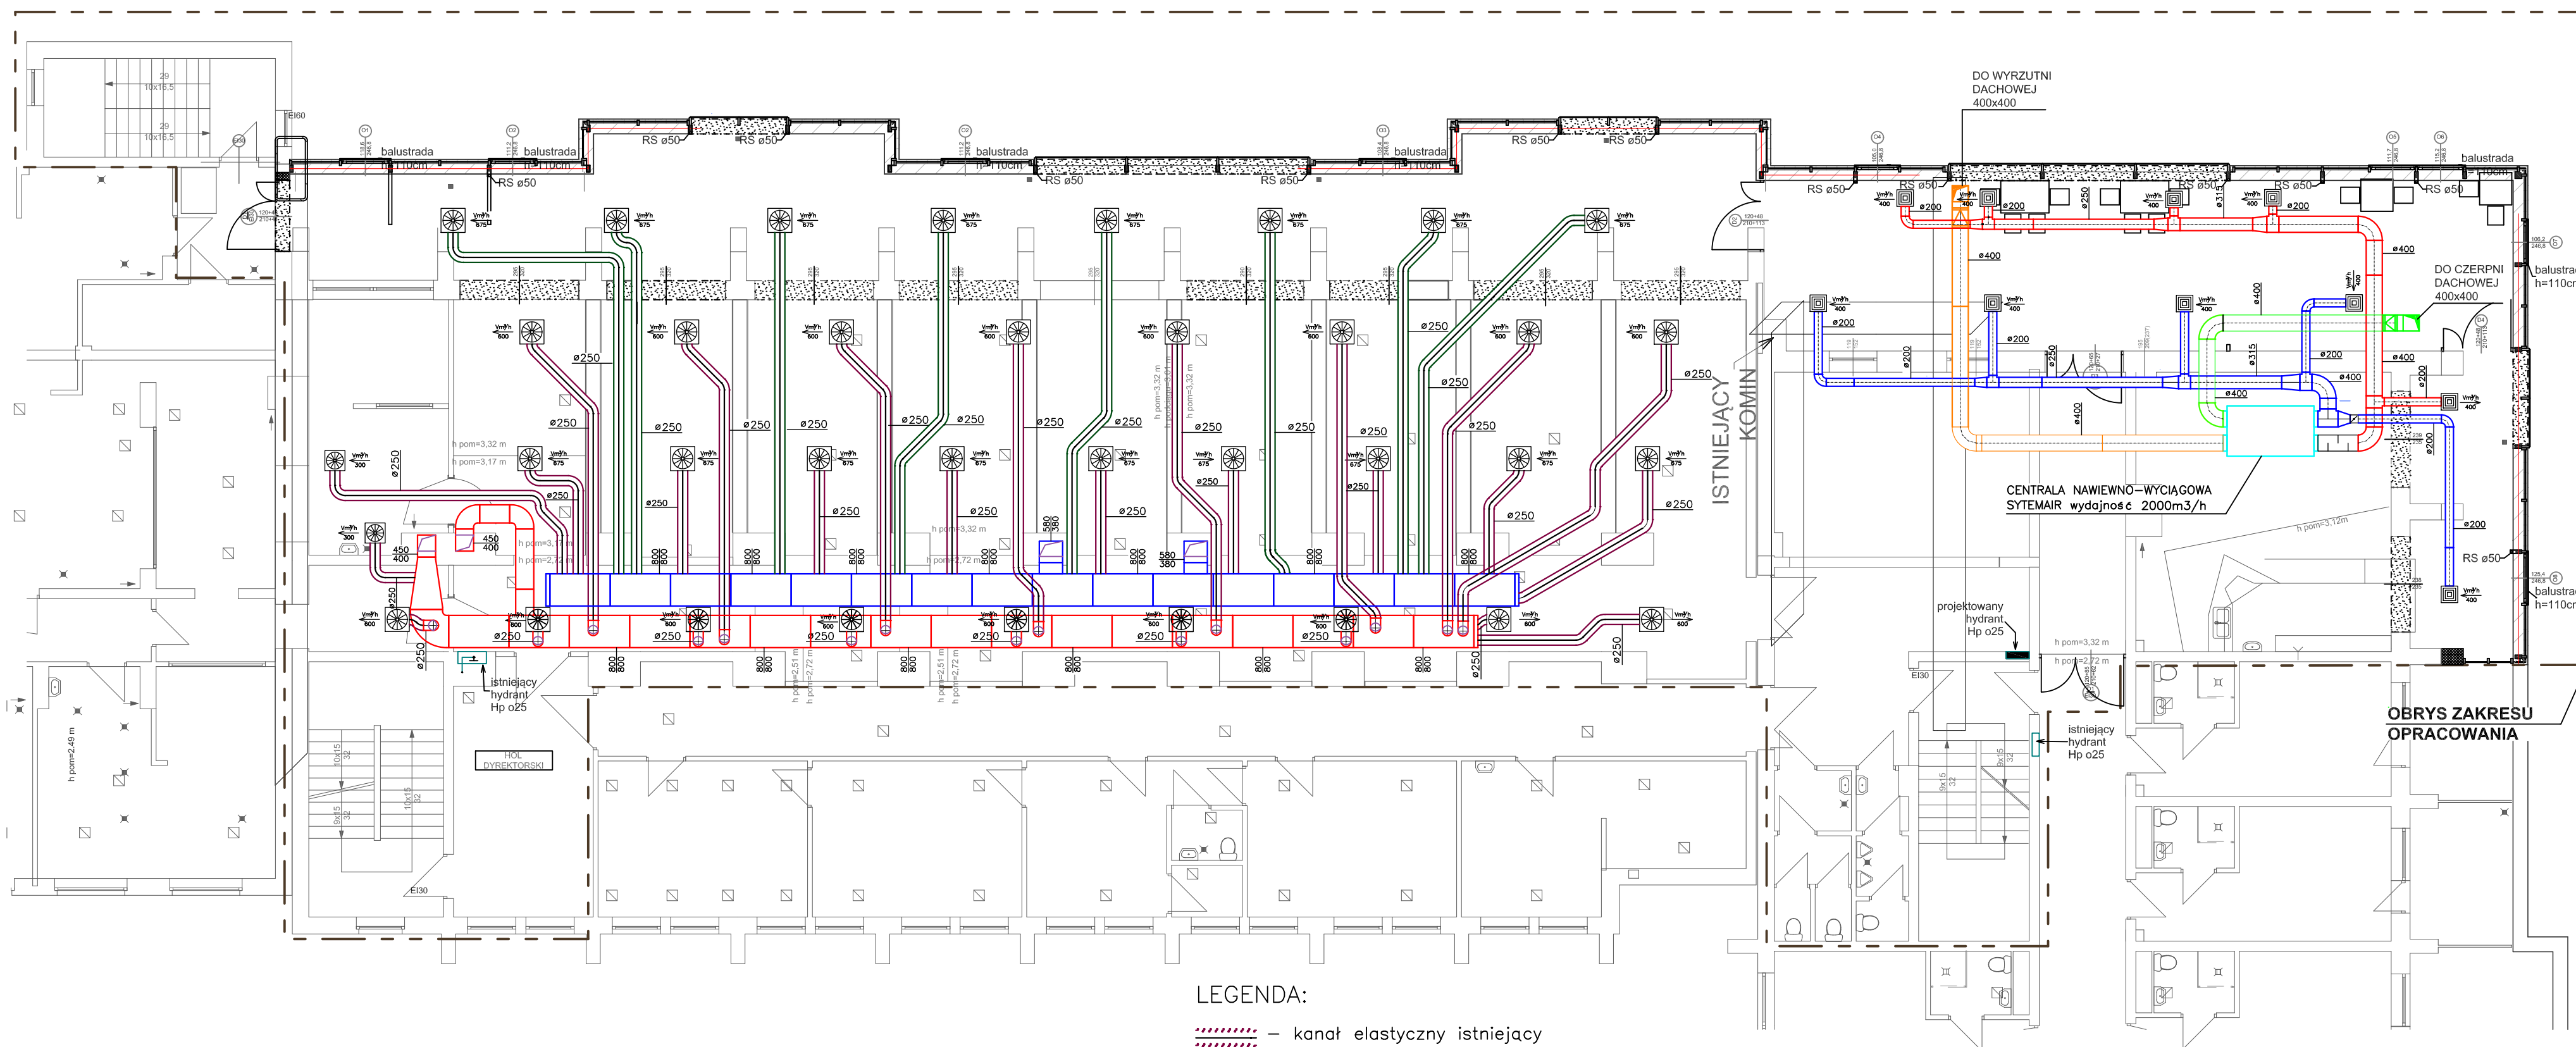

LEGENDA:

- kanał elastyczny istniejący
- kanał elastyczny nowy
- kanał nawiewny
- kanał wyciągowy
- kanał wyrzutowy
- kanał czerpny
- ISTNIEJĄCE ANEMOSTATY
- ANEMOSTAT AL-DV4 prod. BerlinerLuft

FIRMA PROJEKTOWO-WYKONAWCZA "ESI-TECH" SZULC-UCKA PAULINA ul. Łopuskiego 23 pok.307, 78-100 Kołobrzeg www.esi-tech.pl, biuro@esi-tech.pl, tel. 663 94 66 43 / 604 799 578			
Stadium	PB	Brzoza Sanitarna	Data
Obiekt	CENTRUM REHABILITACJI ROLNIKÓW "NIWA" Kółobrzeg, ul. Zdrojowa/Norwida		KWIECIEŃ 2010
Treść Opracowania	ZABUDOWA TARASU RZUT PARTERU- INSTALACJA WENTYLACJI MECHANICZNEJ		Skala 1:100
Projektował	mgr inż. Bogdan Wencel upr. nr A/PB/8300/163/83		Nr rys. 3
Sprawdził			
Opracował	mgr inż. Łukasz Soja		