


PRZEKRÓJ A-A

ZEFER RK 500SPE
Vn=400m³/h; dp=200Pa
Vw=400m³/h; dp=200Pa
Wymienik krzyżowy
Rozstaw lamel 1,8mm
(sprawność 60%)
Nagrzewnica wodna 2,0kW
Zasilanie 230V/1F/50Hz
Na okres letni
obszęcie wymiennika ciepła
Pobór mocy elektr. 240W

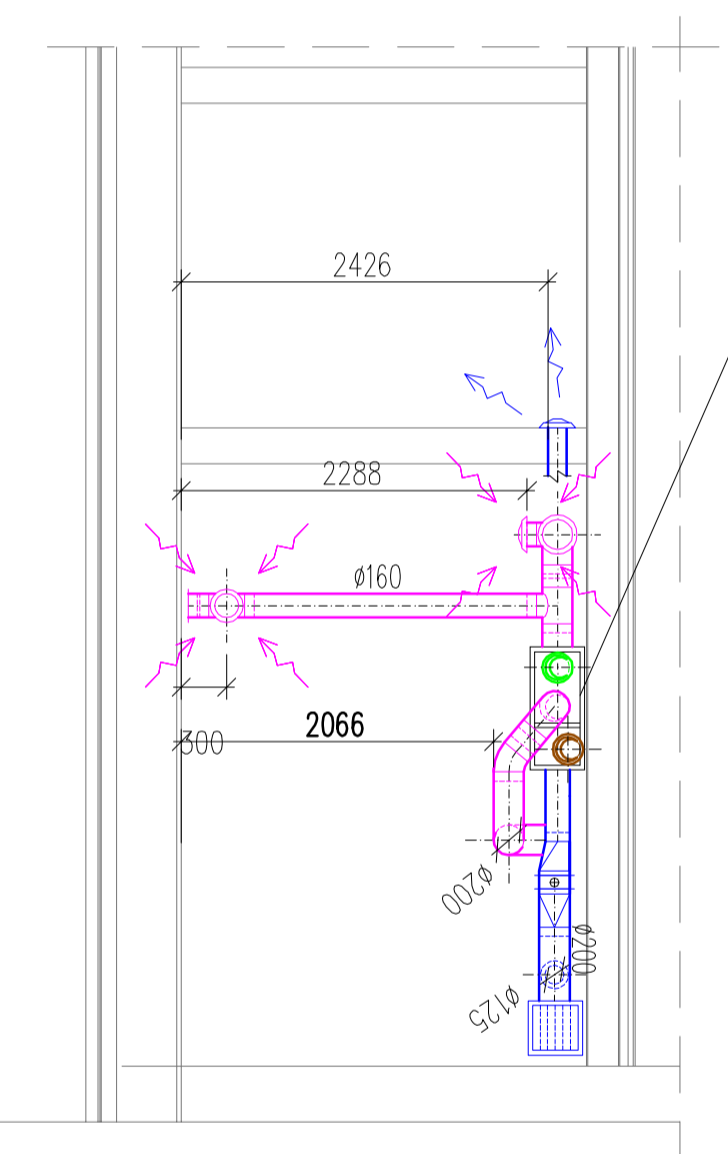

- LEGENDA:
- Kandy powietrza świeżego
 - Kandy powietrza wywiewanego z pomieszczeń
 - Kandy powietrza nawiewanego do pomieszczeń
 - Kandy powietrza zużytego

[Miejscowość] rysunek: INSTALACJA WENTYLACJI MECHANICZNEJ PRZEKRÓJ A-A		Skala: 1:50
Stadium: PROJEKT BUDOWLANO-WYKONAWCZY	Branoze: SANITARYNA	Data: MARZEC 2011
Nazwa obiektu: Centrum Rehabilitacji Rolników KRUS „Sasanka” w Świnoujściu - pomieszczenie chemii basenowej		
Adres budowy: ul. Marii Konopnickiej 17-19, Świnoujście	Nr projektu:	
Projektant: mgr inż. Maciej Cyba	Podpis:	
Asystent proj: mgr inż. Wojciech Wiela	Podpis:	
Sprawdzący:		
A.B.H. CYBA FALCOWNIA PROJEKTOWA		Rys nr: WM/3
63-400 Ostrow Wielkopolski ul. Kociuski 4/6, tel. (062) 736-83-14, fax. (062) 991-17-32		