


RZUT PARTERU

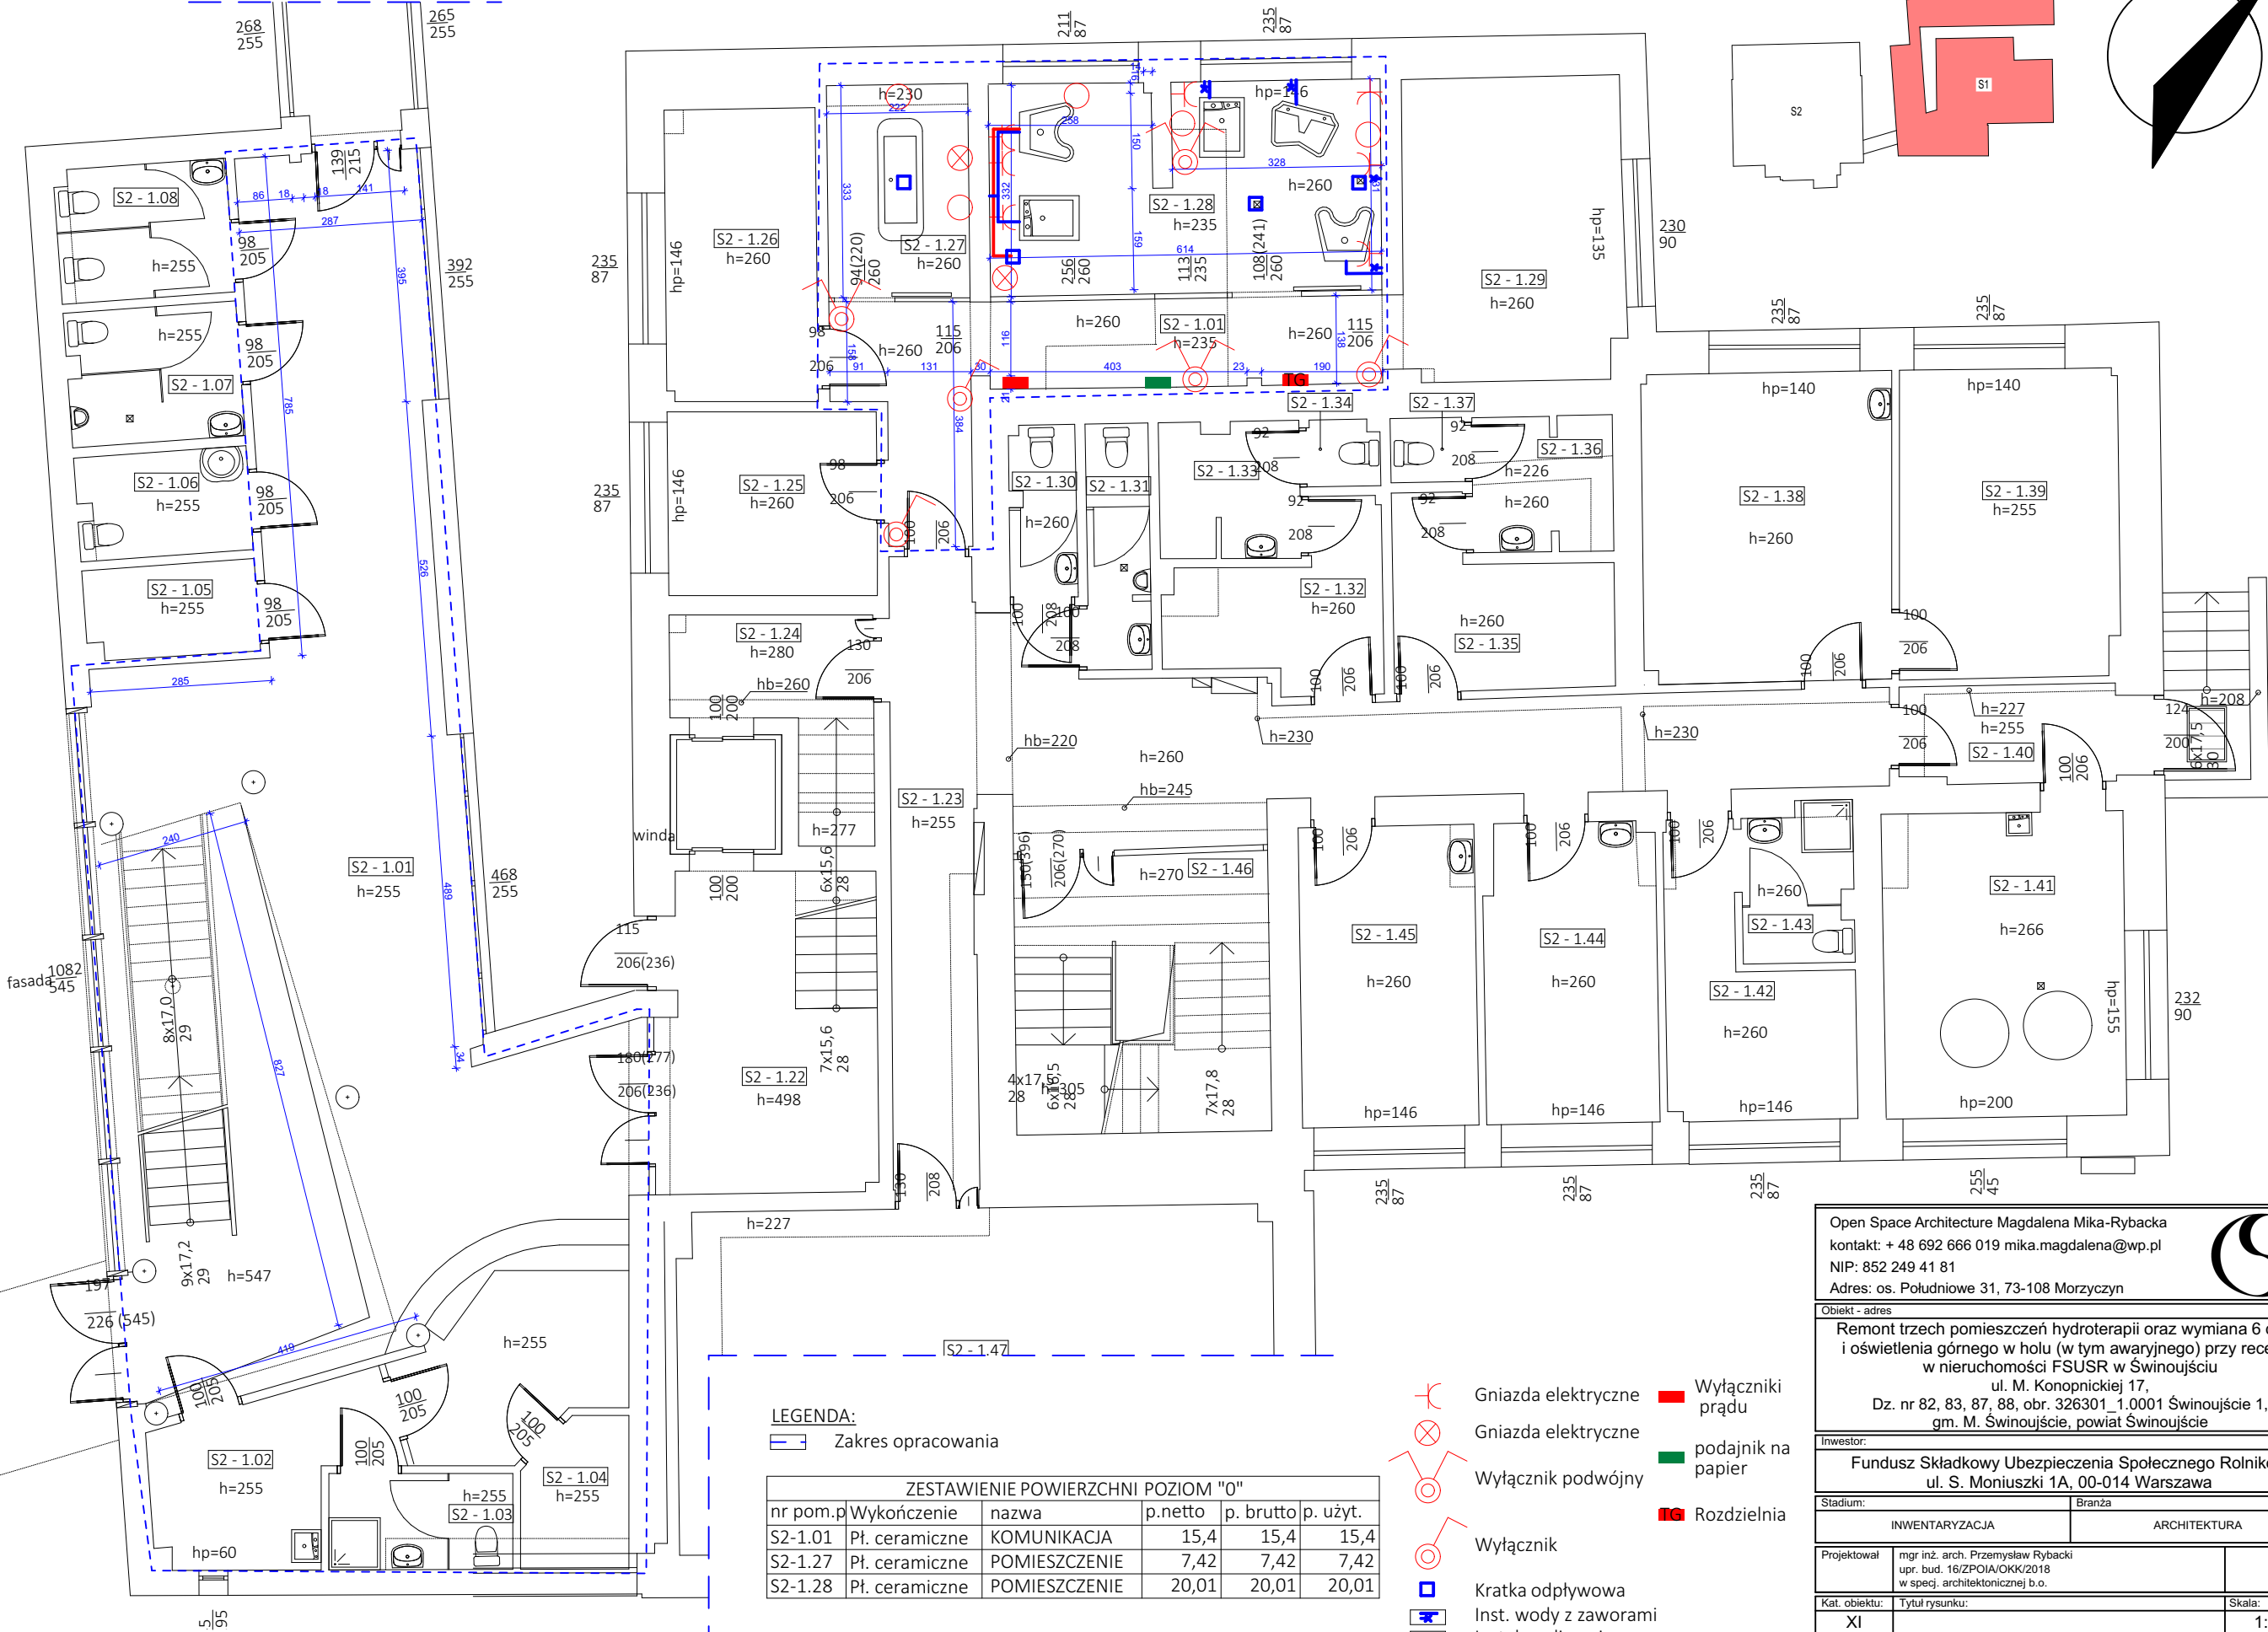

LEGENDA:  
Zakres opracowania

ZESTAWIENIE POWIERZCHNI POZIOM "0"					
nr pom.p	Wykończenie	nazwa	p.netto	p. brutto	p. użyt.
S2-1.01	Pł. ceramiczne	KOMUNIKACJA	15,4	15,4	15,4
S2-1.27	Pł. ceramiczne	POMIESZCZENIE	7,42	7,42	7,42
S2-1.28	Pł. ceramiczne	POMIESZCZENIE	20,01	20,01	20,01

- Gniazda elektryczne
- Gniazda elektryczne
- Wyłącznik podwójny
- Wyłącznik
- Kratka odpływowa
- Inst. wody z zaworami
- Inst. kanalizacyjna natynkowa
- Wyłączniki prądu
- podajnik na papier
- Rozdzielnia

Open Space Architecture Magdalena Mika-Rybacka  
kontakt: + 48 692 666 019 mika.magdalena@wp.pl  
NIP: 852 249 41 81  
Adres: os. Południowe 31, 73-108 Morzyczyn

Obiekt - adres  
Remont trzech pomieszczeń hydroterapii oraz wymiana 6 drzwi i oświetlenia górnego w holu (w tym awaryjnego) przy recepcji w nieruchomości FSUSR w Świnoujściu  
ul. M. Konopnickiej 17,  
Dz. nr 82, 83, 87, 88, obr. 326301\_1.0001 Świnoujście 1, gm. M. Świnoujście, powiat Świnoujście

Inwestor:  
Fundusz Składowy Ubezpieczenia Społecznego Rolników  
ul. S. Moniuszki 1A, 00-014 Warszawa

Stadium: INWENTARYZACJA Branża: ARCHITEKTURA

Projektował: mgr inż. arch. Przemysław Rybacki  
upr. bud. 16/ZPOIA/OKK/2018  
w spec. architektonicznej b.o.

Kat. obiektu: XI Tytuł rysunku: Rzut parteru - Inwentaryzacja Skala: 1:100  
Rys. nr: ISE01 Data: MARZEC 2025